




ESCALA 1:50
 INSTALAÇÕES ELÉTRICAS - CORUMBÁ
 PLANTA BAIXA - INFRAESTRUTURA TUBULAÇÃO E CABLAGEM DO PROJETO LÓGICO

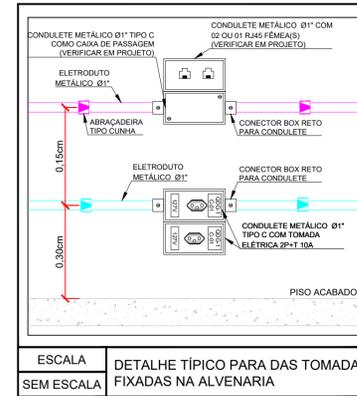


ESCALA SEM ESCALA
 DETALHE TÍPICO PARA DAS TOMADAS FIXADAS NA ALVENARIA

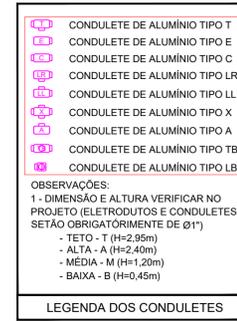


LEGENDA DOS CONDULETES

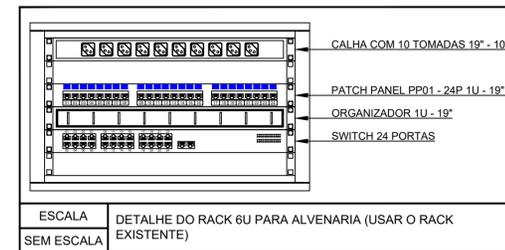

ESCALA SEM ESCALA
 DETALHE DO RACK 6U PARA ALVENARIA (USAR O RACK EXISTENTE)

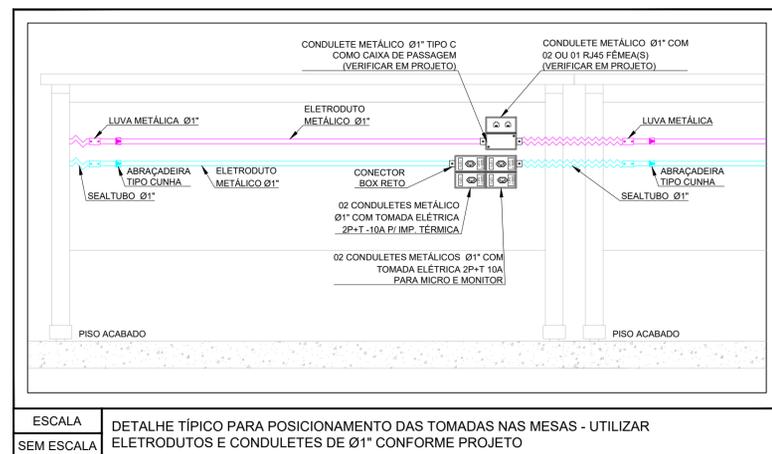

ESCALA SEM ESCALA
 DETALHE TÍPICO PARA POSICIONAMENTO DAS TOMADAS NAS MESAS - UTILIZAR ELETRODUTOS E CONDULETES DE Ø1" CONFORME PROJETO

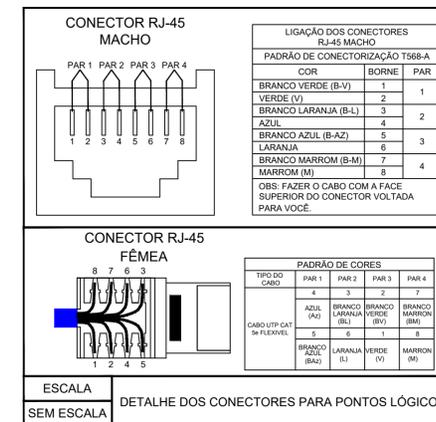

ESCALA SEM ESCALA
 DETALHE DOS CONECTORES PARA PONTOS LÓGICOS

LEGENDA

RACK EXISTENTE (USAR O RACK EXISTENTE)

CAIXA DE PASSAGEM DE SOBREPOR EM ALVENARIA, TIPO METÁLICA, DIMEN. E ALTURA INDICADAS EM PROJETO

CAIXA DE PASSAGEM DE EMBUTIR EM ALVENARIA, TIPO METÁLICA, DIMEN. E ALTURA INDICADAS EM PROJETO

Ø1 PONTO DE DADOS EM CONDULETE METÁLICO COM H=0,45m DO PISO ACABADO (VERIFICAR MODELO DO CONDULETE E POLEGADA EM PROJETO)

Ø2 PONTOS DE DADOS EM CONDULETE METÁLICO COM H=0,45m DO PISO ACABADO (VERIFICAR MODELO DO CONDULETE E POLEGADA EM PROJETO)

CURVA DE 90° METÁLICA DE RAIO LONGO (VERIFICAR A POLEGADA EM PROJETO)

ELETRODUTO METÁLICO APARENTE SUBINDO/DESCENDO, PARA PASSAGEM DOS CABOS DE TELEFONIA (DIMENSÃO EM PROJETO)

ELETRODUTO TIPO SEALTUBE, INSTALADO NO EMBUTIDO NO PISO (DIMENSÕES EM PROJETO)

ELETRODUTO TIPO PVC FLEXÍVEL (COR AMARELA), INSTALADO DE MODO EMBUTIDO NA ALVENARIA (DIMENSÕES EM PROJETO)

ELETRODUTO METÁLICO, INSTALADO DE MODO APARENTE FIXADO NA ALVENARIA (DIMENSÕES EM PROJETO)

ELETRODUTO TIPO SEALTUBE FLEXÍVEL, INSTALADO NAS DERIVAÇÕES DE MESA E CURVAS APARENTES (DIMENSÕES EM PROJETO)

IDENTIFICAÇÃO DOS PONTOS		IDENTIFICAÇÃO DOS CABOS	
XX-UTP-4P	QUANTIDADE DE CABOS	TL-01 a TL-05	INDICATIVO DO PATCH PANEL (TELEFONIA)
150x50	INDICAÇÃO DO CONDUTO	DD-01 a DD-05	INDICATIVO DO PRIMEIRO PAR METÁLICO
UTP-4P - CABO UTP CAT 5e 04 PARES			INDICATIVO DO ÚLTIMO PAR METÁLICO
			INDICATIVO DO PATCH PANEL (DADOS)

NOTAS:

NOTA 01: AS INSTALAÇÕES LÓGICAS DEVERÃO SER EXECUTADAS DE ACORDO COM A NBR 14565 DA ABNT.

NOTA 02: A DISTRIBUIÇÃO DA REDE DE CABEAMENTO ESTRUTURADO INTERNA DEVERÁ SER DE CABO UTP 04 PARES, CAT. 5e, TANTO PARA TELEFONIA QUANTO PARA DADOS.

NOTA 03: A INFRAESTRUTURA PARA PROJETO DE CABEAMENTO ESTRUTURADO SE DARÁ DA SEGUINTE FORMA:
 03-A: APARENTE FIXADA NO TETO: ELETRODUTO METÁLICO RÍGIDO DE Ø1" DERIVANDO DAS ELETROCALHAS E FIXADOS COM ABRAÇADEIRAS TIPO "D" CUNHA A CADA 1,00m COM H=2,95m DO PISO ACABADO;
 03-B: APARENTE FIXADA NA ALVENARIA (DESCENDO OU BAIXA): ELETRODUTO METÁLICO RÍGIDO DE Ø1" E FIXADOS COM ABRAÇADEIRAS TIPO "D" CUNHA A CADA 1,00m;
 03-C: DERIVAÇÕES E SOBREPOSIÇÕES: ELETRODUTO TIPO SEALTUBE DE Ø1".
 03-D: EMBUTIDOS NO PISO: ELETRODUTO TIPO PEAD (VERIFICAR DIÂMETRO EM PROJETO);

NOTA 04: TODOS OS PONTOS DEVERÃO SER IDENTIFICADOS, NOS SEUS RESPECTIVOS CONDULETES E NO PATCH PANEL, DE ACORDO COM O PROJETO.

NOTA 05: OS ELETRODUTOS DEVERÃO SER PROVIDOS DE BUCHAS E ARRUELAS NAS SUAS EXTREMIDADES BEM COMO NAS CONEXÕES COM CAIXAS DE PASSAGENS E CONDULETES.

NOTA 06: ATERRAR TODAS AS PARTES METÁLICAS DA INSTALAÇÃO DE CABEAMENTO COM CABO #6,0mm², SAINDO DO BARRAMENTO TERRA DO QUADRO DE DISTRIBUIÇÃO (QDG).

ESTE PROJETO NÃO PODERÁ SER ALTERADO SEM PRÉVIA CONSULTA DO RESP. TÉCNICO PELO PROJETO

ESPAÇO DESTINADO AO USO EXCLUSIVO DO DETRAN/MS:

PROJETO BÁSICO DE ARQUITETURA

PREV INCÊNDIO
 Projetos / PSCIP / Execuções
 Email: cgprevincendio@gmail.com
 (67) 99263.3575
 (67) 99213.0998
 (67) 3204.2464



TÍTULO DO DESENHO: PROJETO DE CABEAMENTO ESTRUTURADO

RAZÃO SOCIAL: DEPARTAMENTO ESTADUAL DE TRÂNSITO DE MATO GROSSO DO SUL - DETRAN/MS

LOCAL (MUNICÍPIO): PONTA PORÁ - MS

ENDEREÇO: RUA VICENTE DE AZAMBUJA, N.º 484, JARDIM VITÓRIA - CEP: 79096-760

DATA: JUNHO/2021 **CONTRATO:** N.º 1413/2020 - LOTE 05

N.º ART/RR: xxxxxxxxxxxxxxxx **REVISÃO:** 00

OBSERVAÇÕES:

ASSUNTOS: PLANTA BAIXA - INFRAESTRUTURA DA TUBULAÇÃO E CABLAGEM DO PROJETO LÓGICO DO BLOCO DE VISTORIA

PRANCHA: 02/08

RESPONSÁVEL TÉCNICO: MARCELO QUADROS
 ENG. CIVIL / ENG. DE SEGURANÇA DO TRABALHO
 Registro: 4848/D-MS
 CPF/IRG: 407.258.391-04 / 370.884 SSP/MS

PROPRIETÁRIO/RESPONSÁVEL PELO USO: DEPART. ESTADUAL DE TRÂNSITO DE MS - DETRAN/MS
 CNPJ: 01.560.929/0001-38
 Responsável: RUIDEL ESPÍNDOLA TRINDADE JUNIOR
 CPF/IRG: 138.364.121-87 / 055.399.638 SSP/RJ